


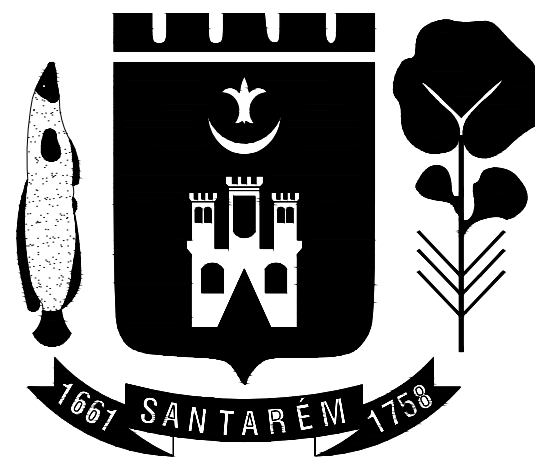

PREFEITURA DE SANTARÉM

PREFEITO
JOSÉ MARIA TAPAJÓS

SECRETÁRIA MUNICIPAL DE EDUCAÇÃO
MARIA JOSÉ MAIA DA SILVA

NUCLEO DE ENGENHARIA

Eng. LAURO SERGIO COSTA SILVA - CREA: 10.702 D/PA

Eng. Adam Lucas Carvalho de Sousa - CREA: 1521316945/PA

Eng. Adilson Guilherme Feitosa de Oliveira - CREA: 1518550290

Arq. Bruno Almeida Andrade - CAU: A191028-0

Eng. Fabio Andrey Souza Melo - CREA: 28.961 D/PA

Eng^a. Silvia Raquel de Oliveira Pimentel - CREA: 14.096 D/PA

CONSTRUÇÃO

ESCOLA SANTA BRÍGIDA
COMUNIDADE IGARAPÉ DO PIMENTA - PLANALTO
COORDENADAS: (-2.561961, -54.763616)





PREFEITO
JOSE MARIA TAPAJÓS
SECRETARIA MUNICIPAL DE EDUCAÇÃO
MARIA JOSÉ MAIA DA SILVA

FOLHA:
01/10

TÍTULO:
ARQUITETURA


ASSUNTO: PLANTA BAIXA EXISTENTE
ESCOLA SANTA BRÍGIDA
COMUNIDADE IGARAPÉ DO PIMENTA - PLANALTO
COORDENADAS: (-2,561961, -54,763616)

DESENHO:
ADILSON GUILHERME FEITOSA DE OLIVEIRA

ESCALA:
INDICADA


DATA:
03/2025

RESPONSÁVEL TÉCNICO:
ADILSON GUILHERME F. DE OLIVEIRA
CREA: 151855/200


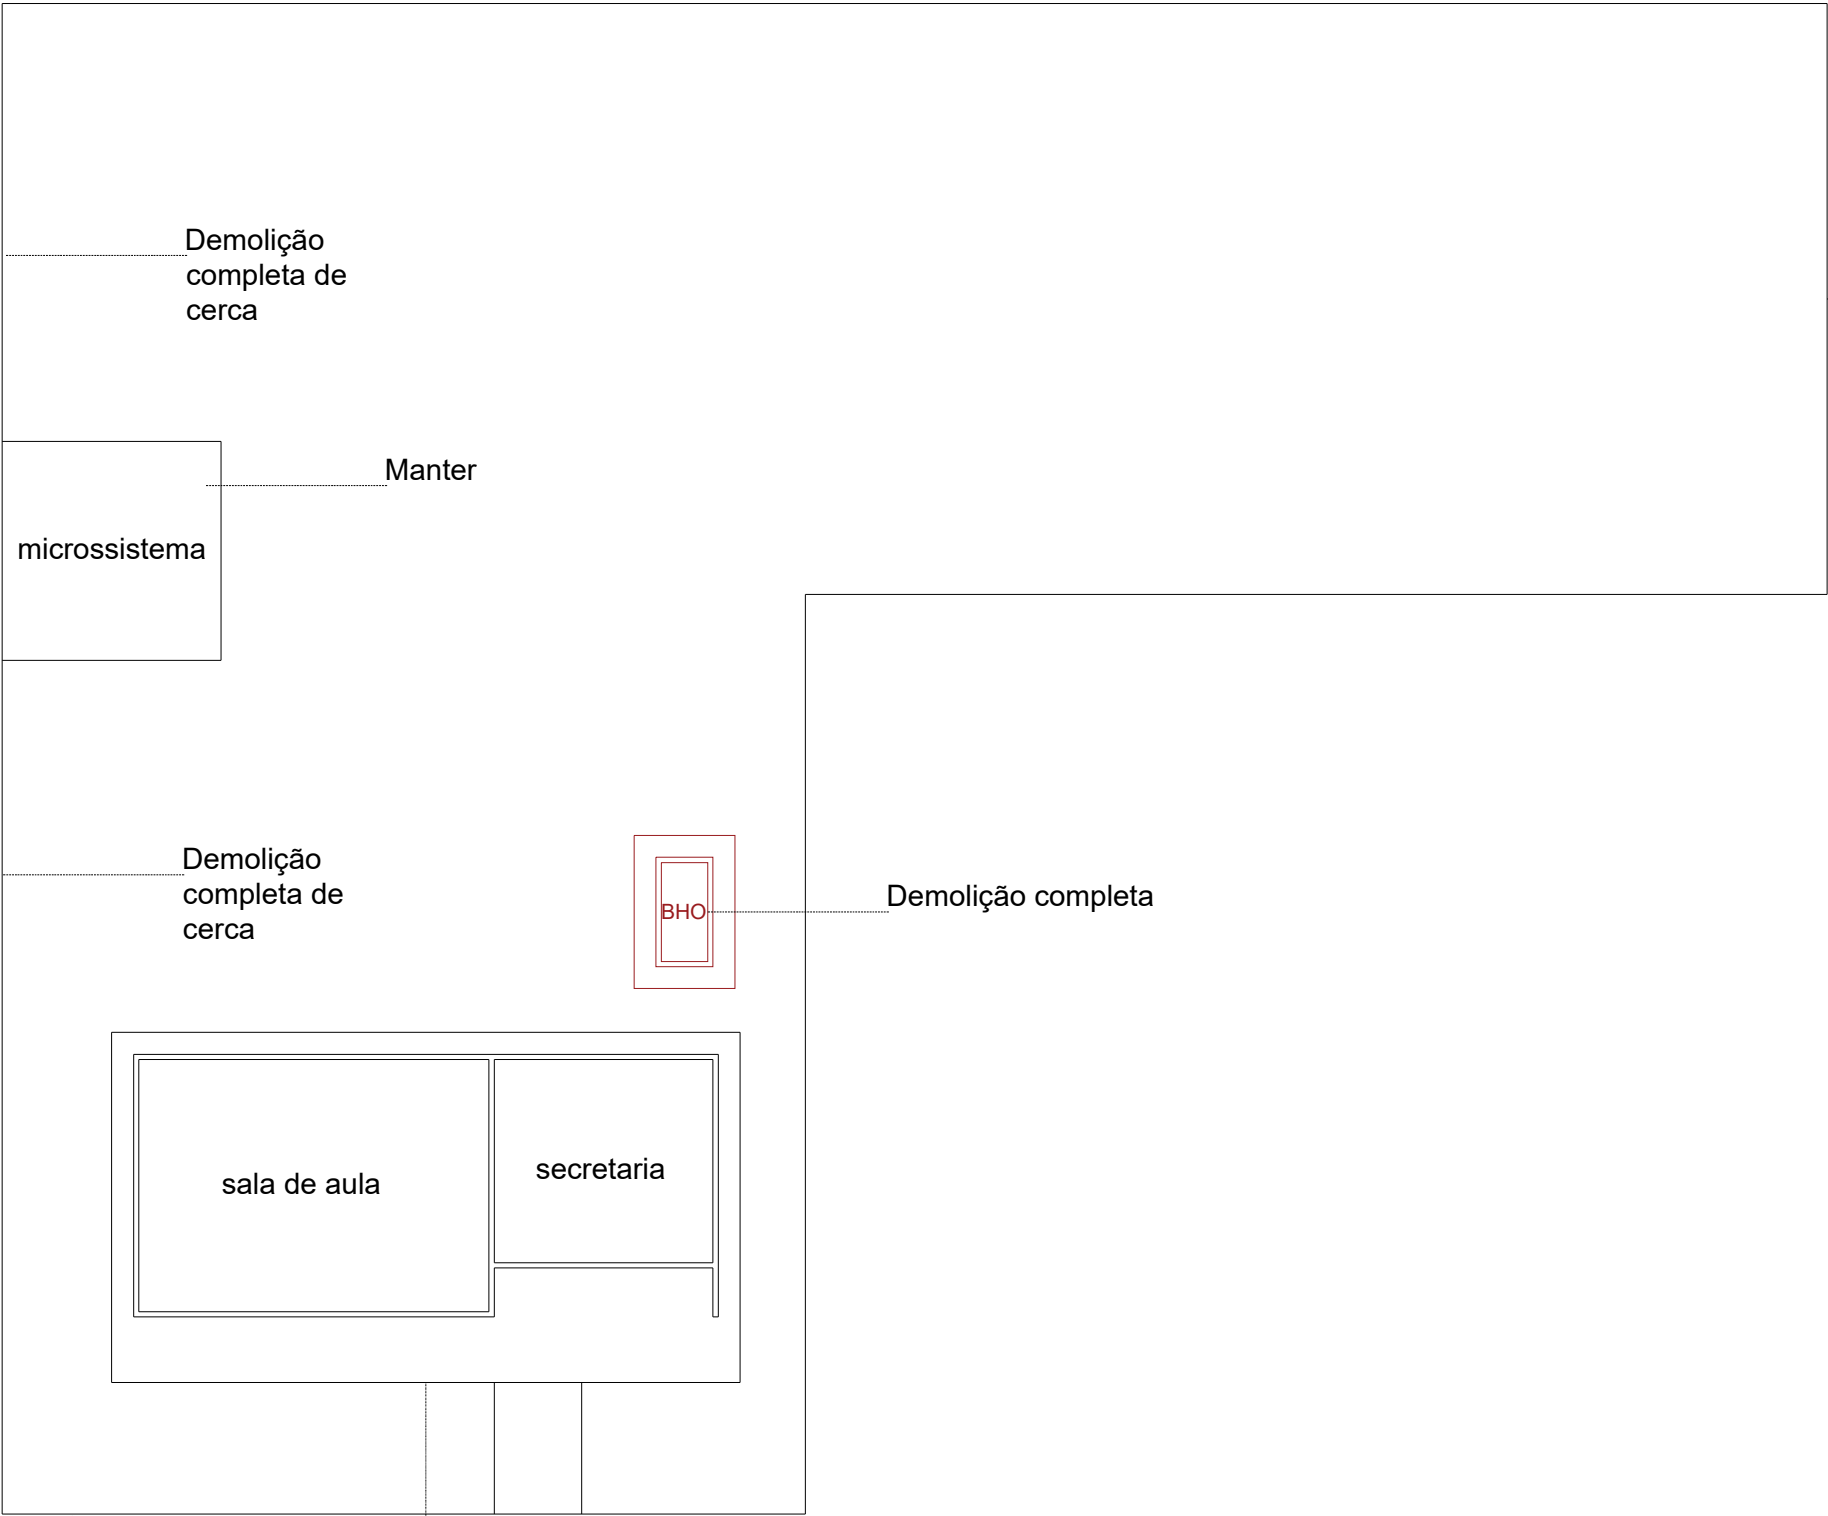


PLANTA DE DEMOLIÇÃO
ESCOLA SANTA BRÍGIDA
COMUNIDADE IGARAPÉ DO PIMENTA - PLANALTO
COORDENADAS: (-2.561961, -54.763616)
Escala 1 : 100

 PREFEITO JOSÉ MARIA TAPAJÓS SECRETARIA MUNICIPAL DE EDUCAÇÃO MARIA JOSÉ MAIA DA SILVA	FOLHA: 02/10	TÍTULO: ARQUITETURA	RESPONSÁVEL TÉCNICO: ADILSON GUILHERME F. DE OLIVEIRA CREA: 151855/200
	ASSUNTO: PLANTA DE DEMOLIÇÃO ESCOLA SANTA BRÍGIDA COMUNIDADE IGARAPÉ DO PIMENTA - PLANALTO COORDENADAS: (-2.561961, -54.763616)	DESENHO: ADILSON GUILHERME FEITOSA DE OLIVEIRA	ESCALA: INDICADA
		DATA: 03/2025	

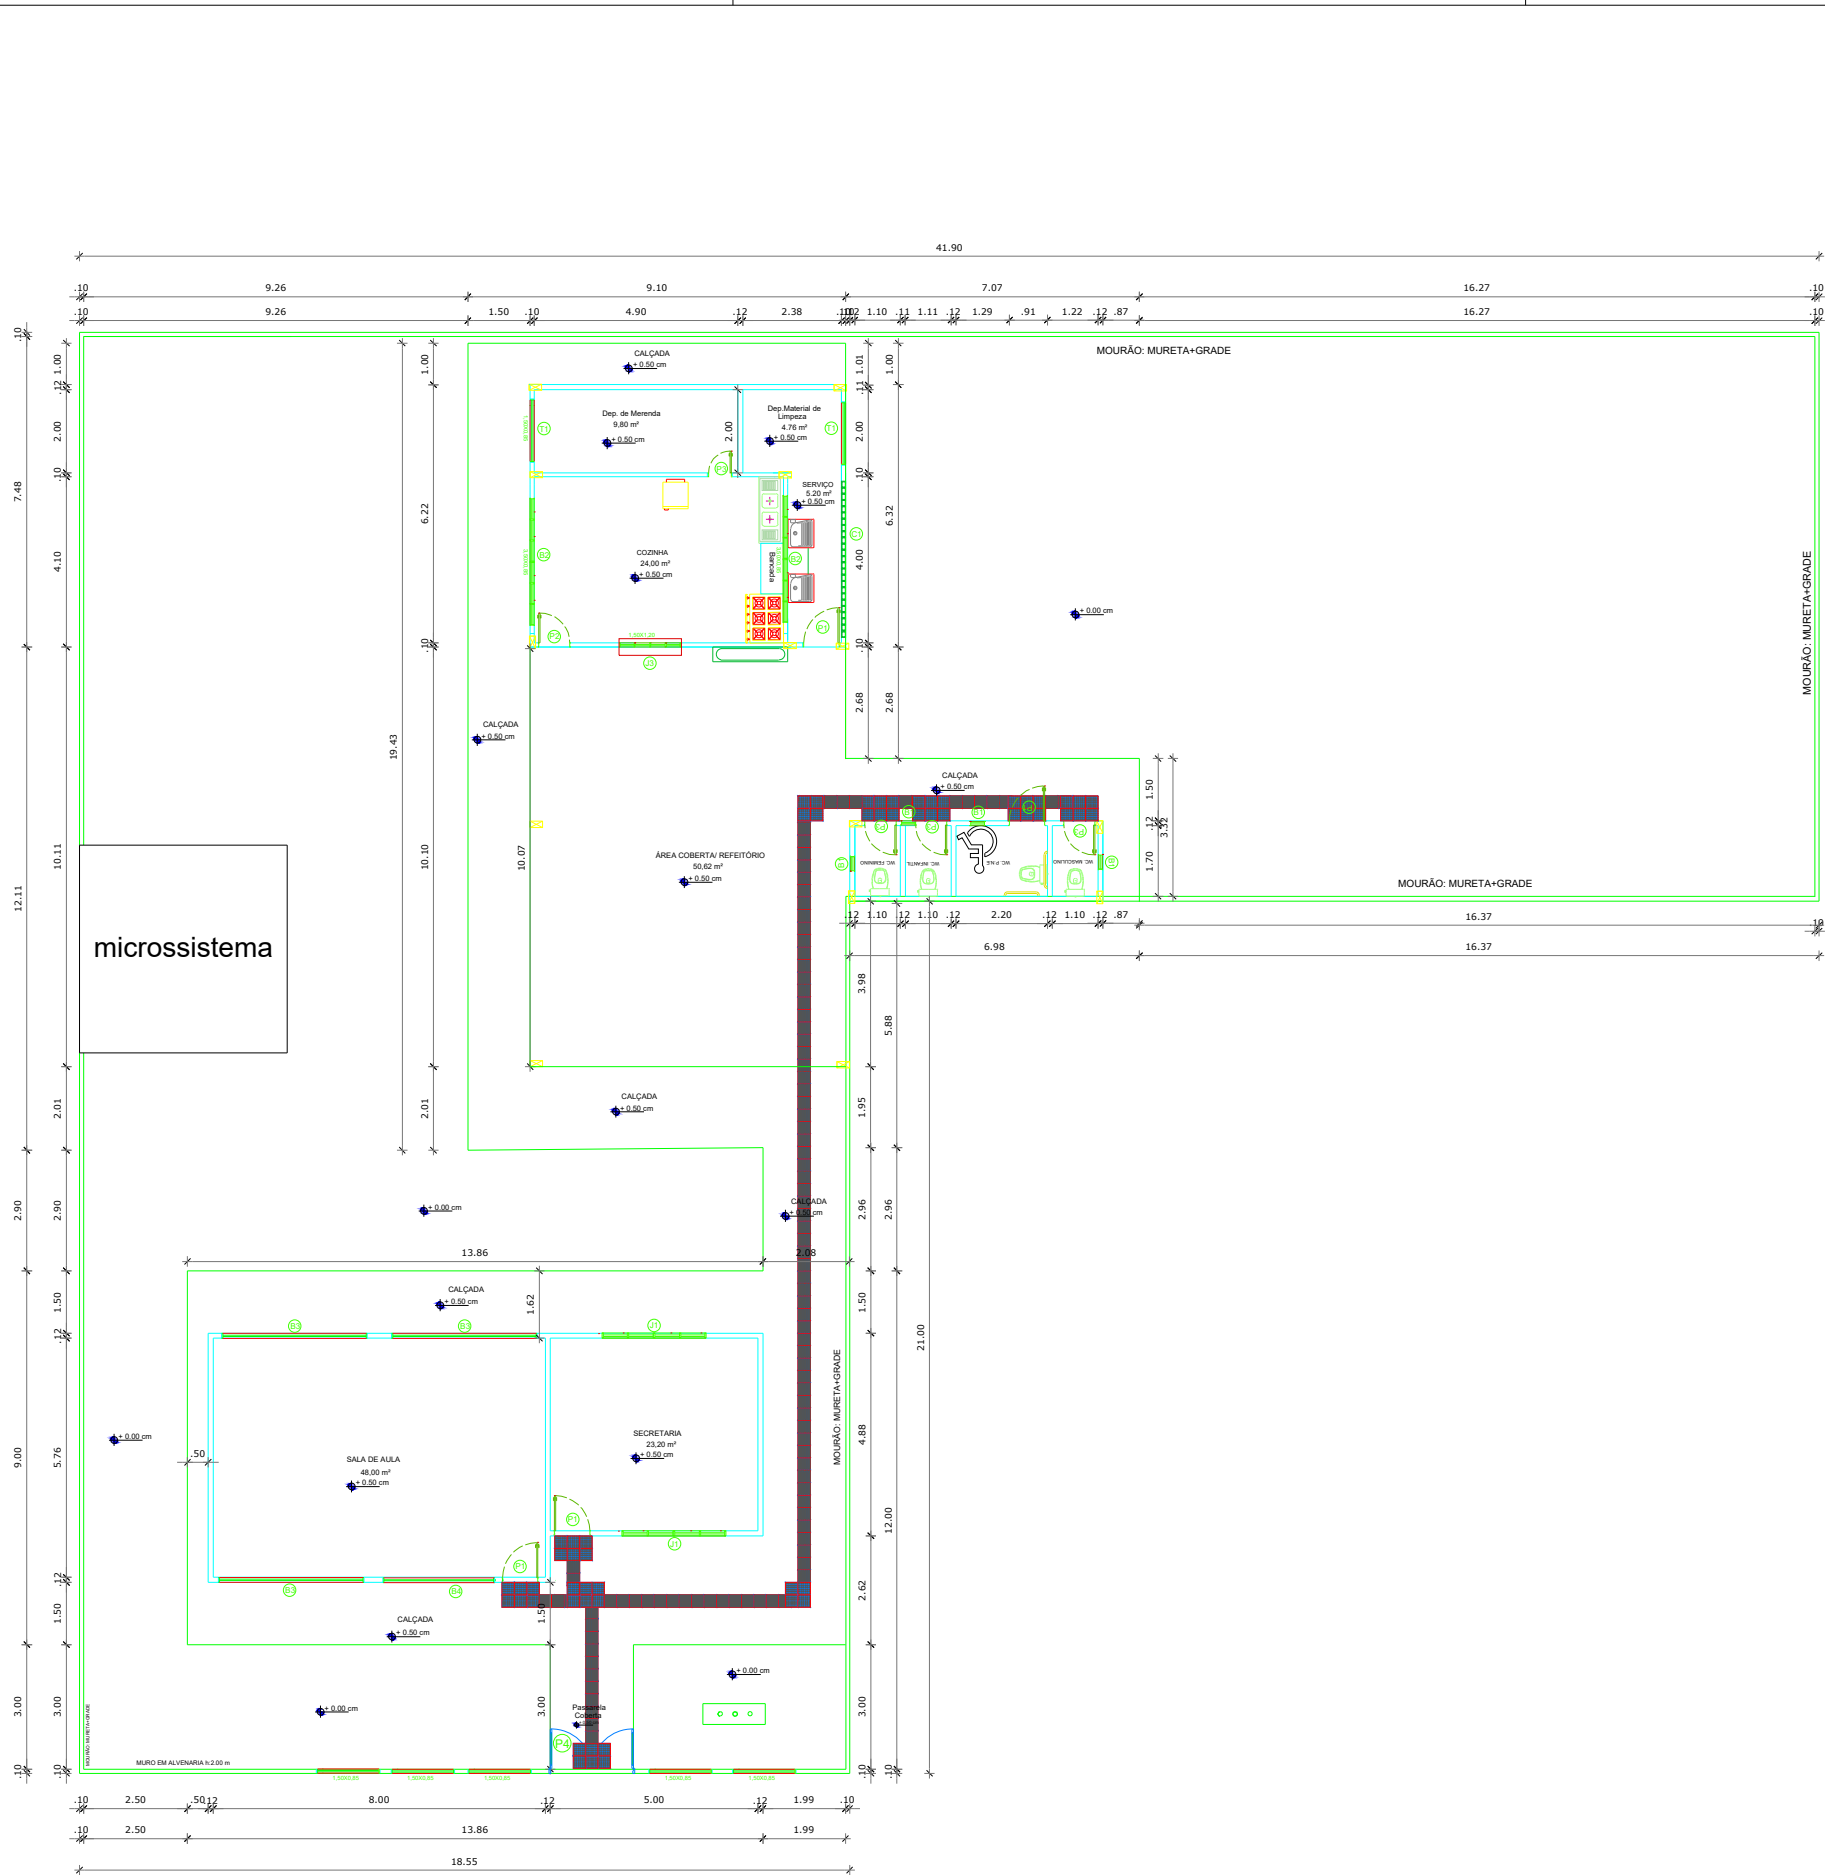

PLANTA BAIXA
ESCOLA SANTA BRÍGIDA
COMUNIDADE IGARAPÉ DO PIMENTA - PLANALTO
COORDENADAS: (-2.561961, -54.763616)
Escala 1 : 100

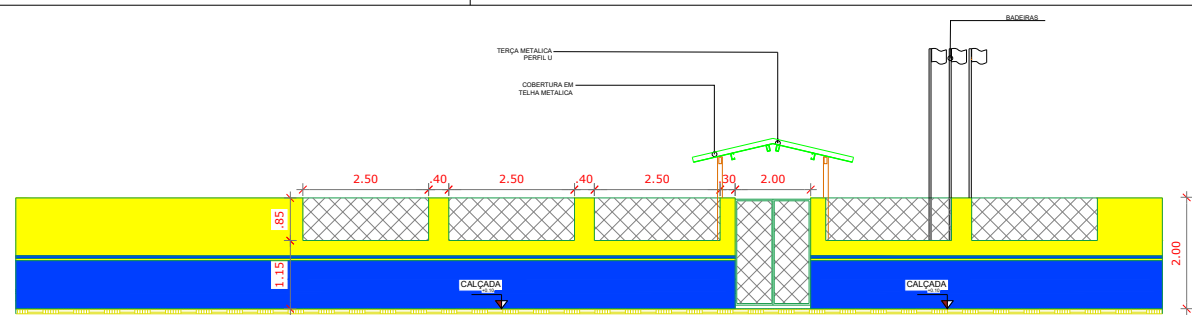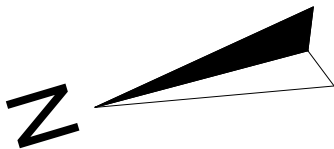


FACHADA DE MURO
Escala 1: 100




ELEVÇÃO- FACHADA
ESCALA: 1/100

LEGENDA					
		PAREDES E PILARES A CONSTRUIR			
		A PERMANECER E REFORMAR			
TABELA DE ESQUADRIAS				TABELA	
PORTAS				QUANT.	GRADES DE FERRO
CÓDIGO	LARGURA(M)	ALTURA(M)	ÁREA (M²)		QUANT.
P1	0.90	2.10	1.89	Madeira	04
P2	0.90	2.10	1.89	Madeira	01
P3	0.90	2.10	1.89	Madeira	04
P4	2.00	2.10	4.20	Portão metálico (tubo/leia) 2 folhas	02
P5	0.90	1.80	1.62	Madeira (tr=30 cm do piso pronto)	-
JANELAS					
CÓDIGO	LARGURA(M)	ALTURA(M)	ÁREA (M²)	MATERIAL	
J1	1.20	1.10	1.32	Vidro corner	02
J2	2.50	1.10	2.75	Vidro corner	01
J3	1.50	1.10	1.65	Porta metálica de enrolar	01
BASCULANTES E ESQUADRIAS DE ALUMÍNIO CORRER					
CÓDIGO	LARGURA(M)	ALTURA(M)	ÁREA (M²)	MATERIAL	
B1	0.40	0.50	0.20	Alumínio e vidro BASCULANTE	04
B2	3.50	0.85	2.97	Alumínio e vidro CORRER	02
B3	3.50	0.70	2.45	Alumínio e vidro CORRER	03
B4	2.50	0.70	1.75	Alumínio e vidro CORRER	01
TELA DE ALAMBRADO E COBOGÔ					
CÓDIGO	LARGURA(M)	ALTURA(M)	ÁREA (M²)	MATERIAL	
T1	1.50	0.85	1.28	Alambrado	02
T2	2.50	0.85	2.12	Alambrado	-
C1	3.15	2.00	6.30	Cobogô de Cimento (20x20x10cm)	01
ESPECIFICAÇÕES					
PISO					
1 - CIMENTADO LISO DESEMPENADO, COM JUNTAS PLÁSTICAS A CADA 1,20 M					
2 - CERÂMICA ANTI-DERRAPANTE, 40x40 cm, COR BRANCO GELO					
3 - LAJOTA CERÂMICA PADRÃO MÉDIO 40x40 cm, COR BRANCO GELO					
4 - GRAMADO					
PAREDE					
1 - CERÂMICA 30x40 cm COR BRANCO GELO, 2.10cm DO PISO PRONTO					
2 - PINTURA ESMALTE SINTÉTICO COR MARFIM, SOBRE SELADOR DO PISO ATÉ 1m DE ALTURA					
3 - PINTURA ACRÍLICA COR MARFIM, SOBRE SELADOR APARTI DE 1m ATÉ O TETO					
4 - PINTURA ACRÍLICA COR MARFIM, SOBRE SELADOR APARTI DE 2.10m ATÉ O TETO					
TETO					
1 - FORRO EM PVC COR BRANCO GELO					




 PREFEITO JOSÉ MARIA TAPAJÓS SECRETARIA MUNICIPAL DE EDUCAÇÃO MARIA JOSÉ MAIA DA SILVA	FOLHA: 03/10	TÍTULO: ARQUITETURA	RESPONSÁVEL TÉCNICO: ADILSON GUILHERME F. DE OLIVEIRA CREA: 151855/2006
	ASSUNTO: PLANTA BAIXA NOVA ESCOLA SANTA BRÍGIDA COMUNIDADE IGARAPÉ DO PIMENTA - PLANALTO COORDENADAS: (-2,561961, -54,763616)		
DESENHO: ADILSON GUILHERME FEITOSA DE OLIVEIRA	ESCALA: INDICADA	DATA: 03/2025	

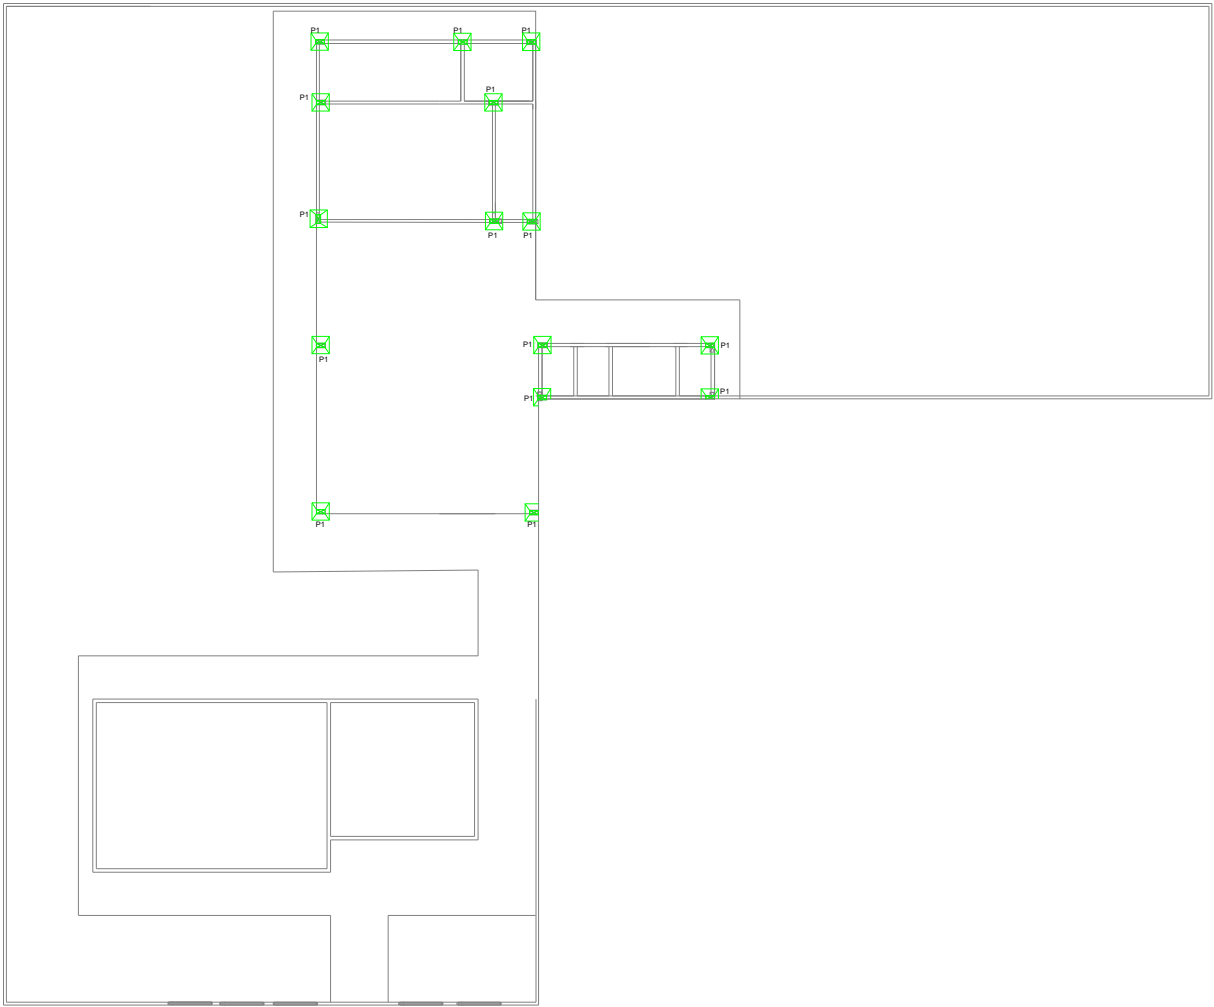


PROJETO ESTRUTURAL - PILARES
ESCOLA SANTA BRÍGIDA
COMUNIDADE IGARAPÉ DO PIMENTA - PLANALTO
COORDENADAS: (-2.561961, -54.763616)
Escala 1 : 75

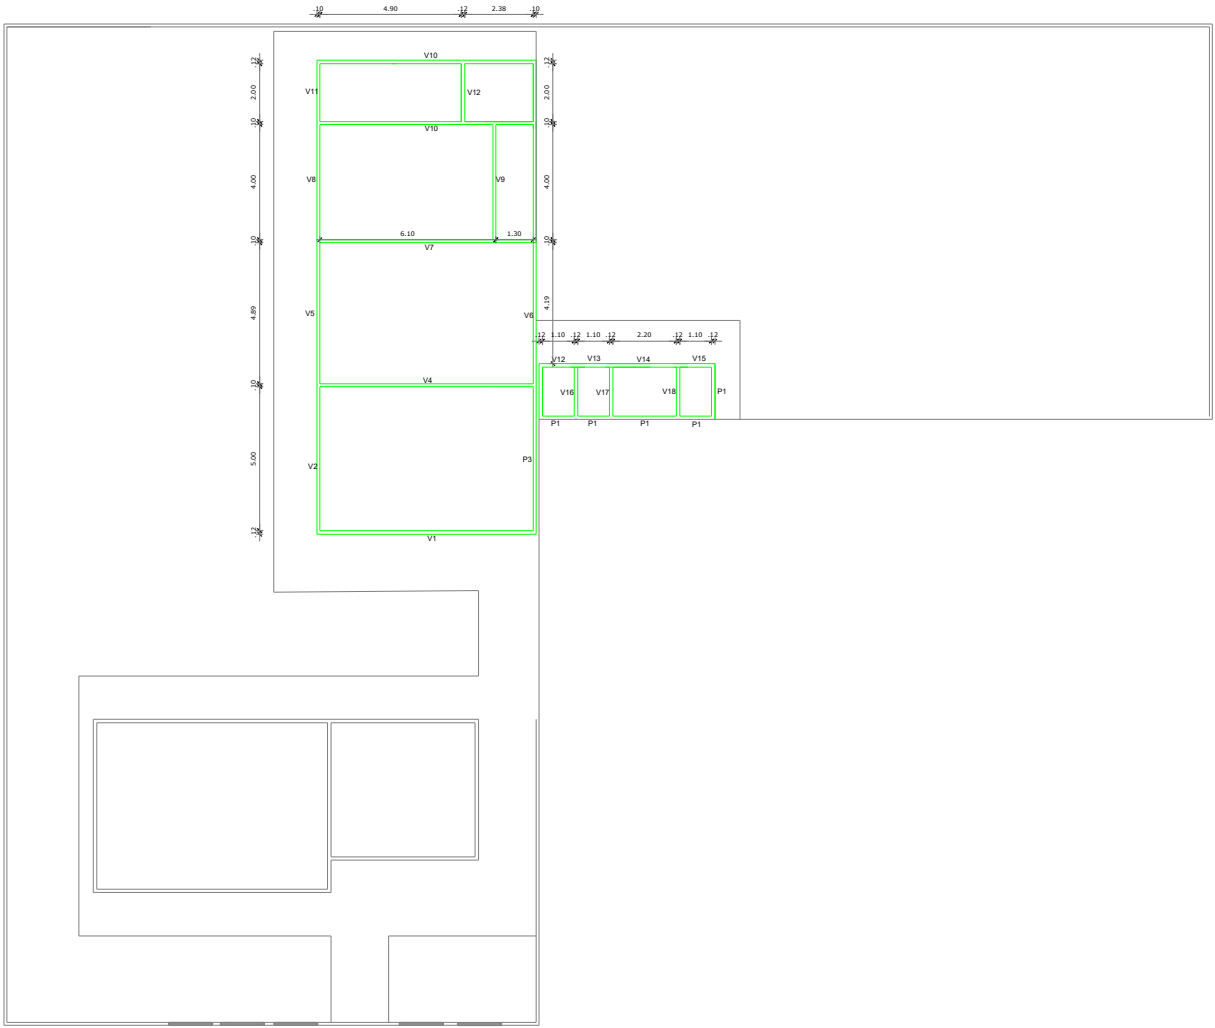


PROJETO ESTRUTURAL - VIGAMENTO
ESCOLA SANTA BRÍGIDA
COMUNIDADE IGARAPÉ DO PIMENTA - PLANALTO
COORDENADAS: (-2.561961, -54.763616)
Escala 1 : 75

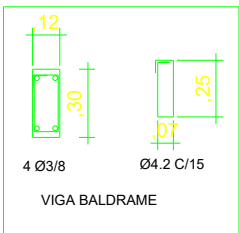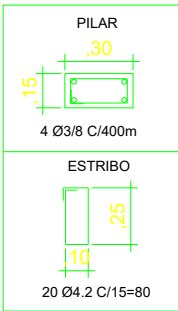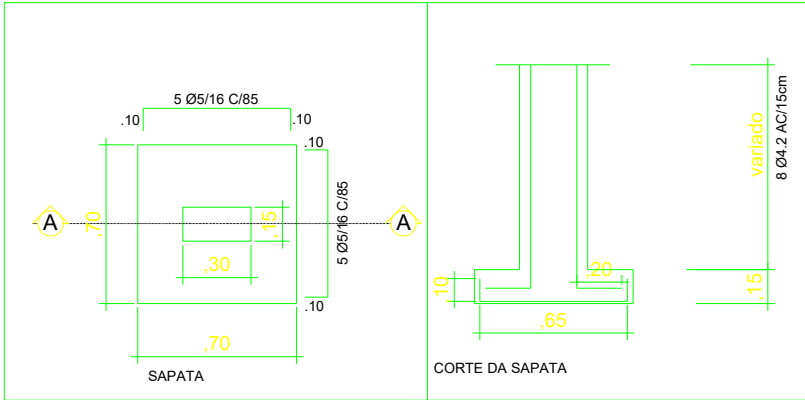

Vigas		
Nome	Seção (cm)	QUAN. (cm)
V1	12x30	08 = 3,43
V2	12x30	02 = 5,04
V3	12x30	01 = 2,62
V4	12x30	01 = 2,12
V5	12x30	03 = 6,80
V6	12x30	06 = 3,96
V7	12x30	07 = 5,82
V8	12x30	02 = 1,92
V9	12x30	02 = 3,90
V10	12x30	04 = 3,31
V11	12x30	03 = 7,10
V12	12x30	02 = 2,95
V13	12x30	01 = 1,93
V14	12x30	01 = 1,88
V15	12x30	01 = 1,85
V16	12x30	01 = 3,85
V17	12x30	01 = 4,10
V18	12x30	01 = 0,91
V19	12x30	01 = 4,69
V20	12x30	01 = 3,92
V21	12x30	06 = 3,60
V22	12x30	03 = 5,60
V23	12x30	02 = 6,00
V24	12x30	06 = 1,70


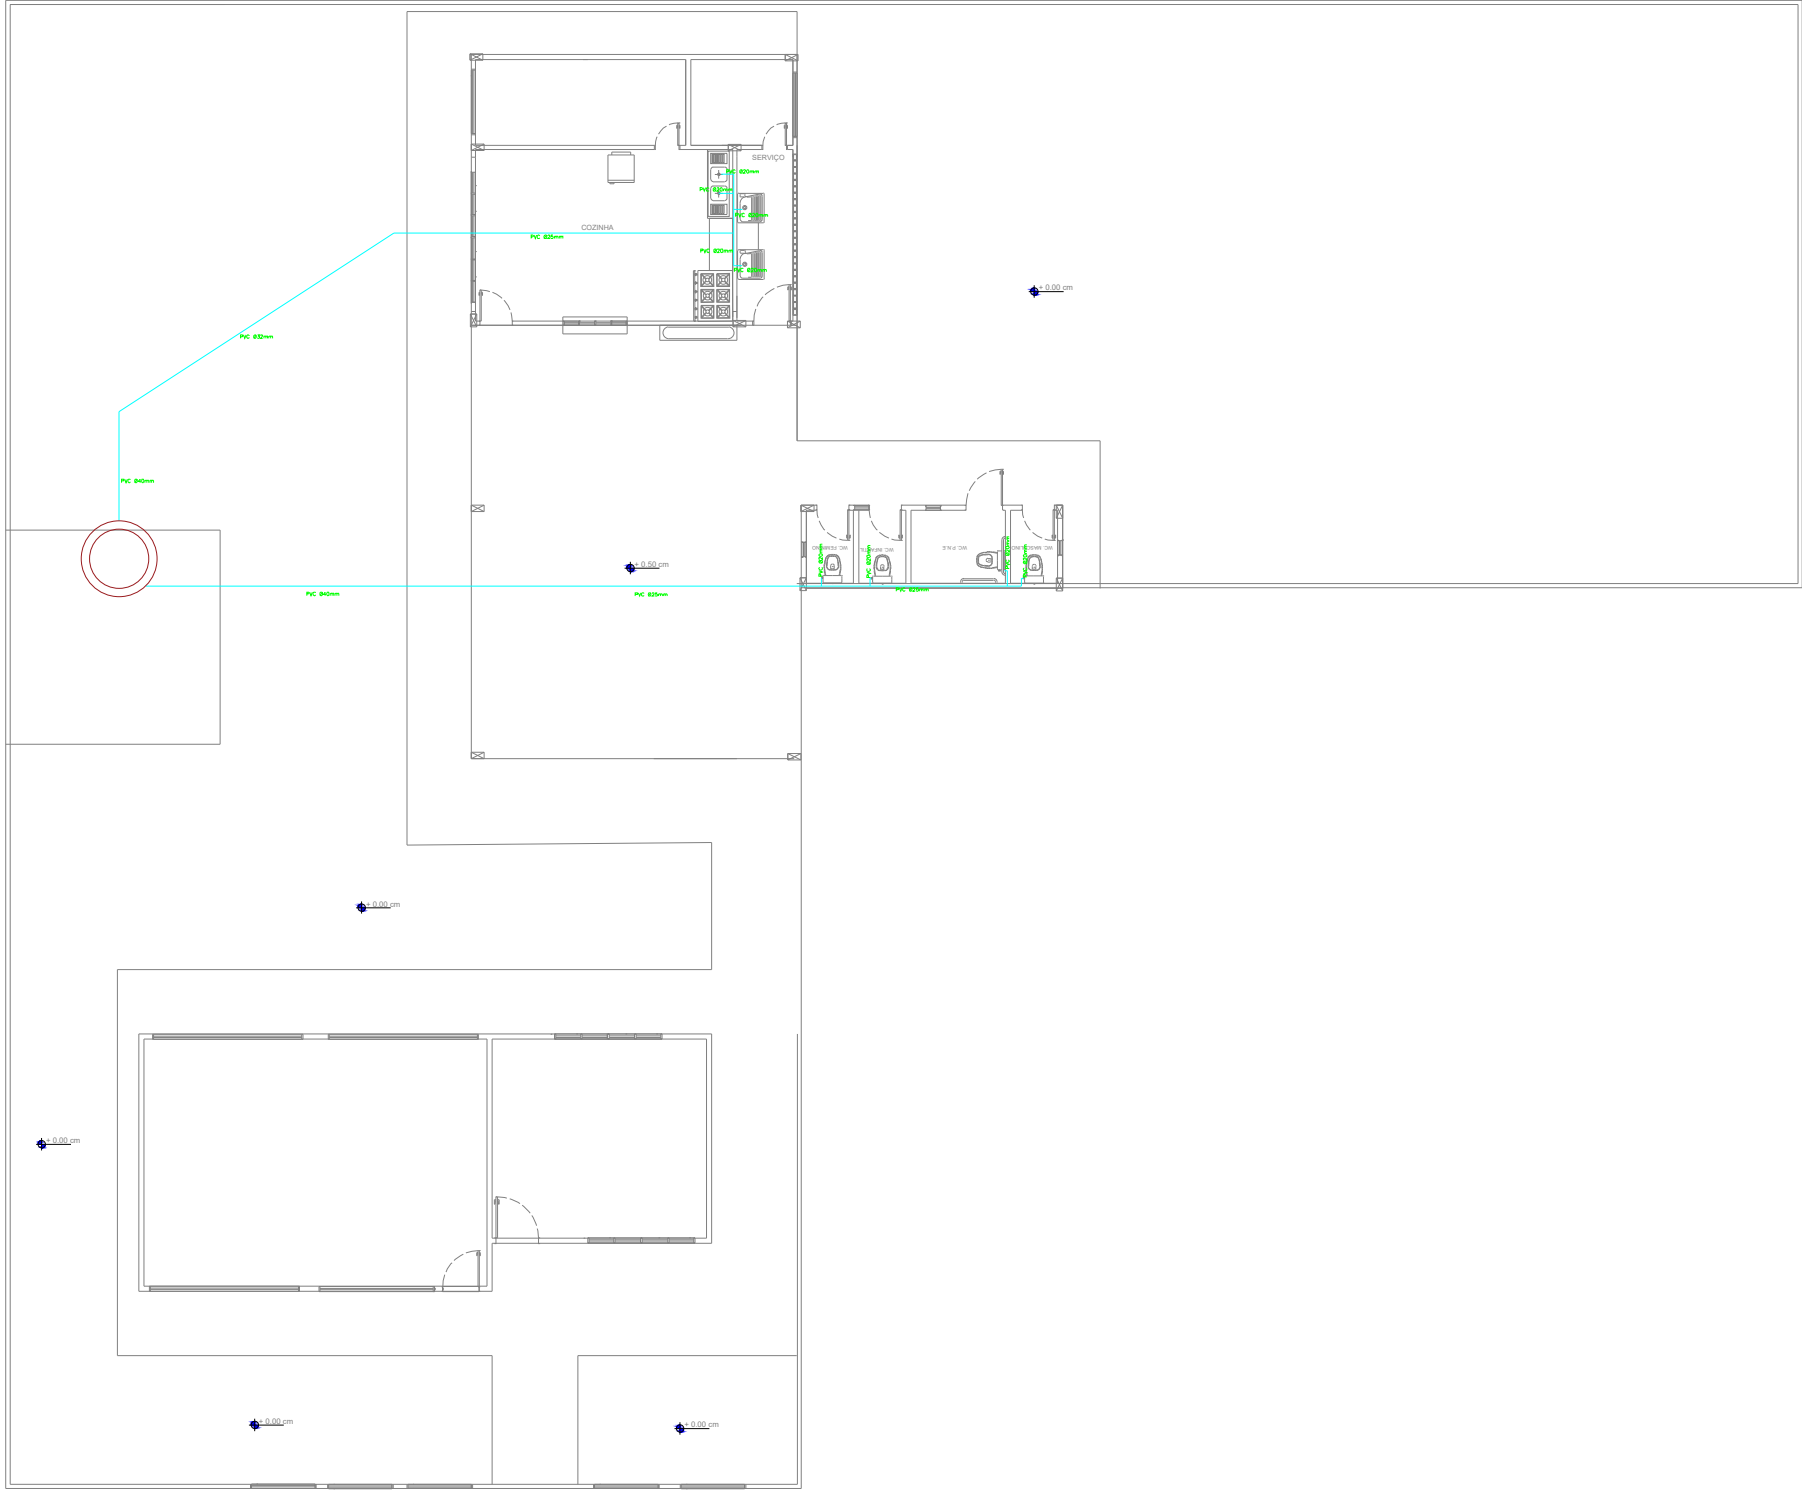


PROJETO HIDRÁULICO
ESCOLA SANTA BRÍGIDA
COMUNIDADE IGARAPÉ DO PIMENTA - PLANALTO
COORDENADAS: (-2.561961, -54.763616)
Escala 1 : 75

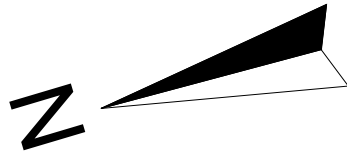


LEGENDA ÁGUA FRIA


- TUBO EM PVC CLASSE 15 NA PAREDE OU SOBRE O FORRO
- IDEM, NO PISO OU TERRENO
- RG REGISTRO DE GAVETA
- TUBO QUE SOBE
- TUBO QUE DESCE
- AF Ø COLUNA DE ÁGUA FRIA
- AL Ø RAMAL DE AGUA FRIA
- LV LAVATÓRIO
- CD CAIXA DE DESCARGA P/ VASO SANITÁRIO
- PA PIA DE COZINHA
- CH CHUVEIRO
- TA TANQUE DE LAVAR ROUPA

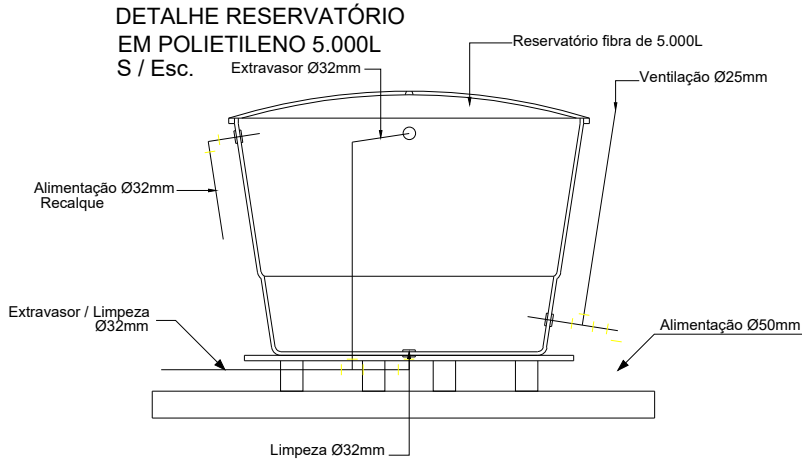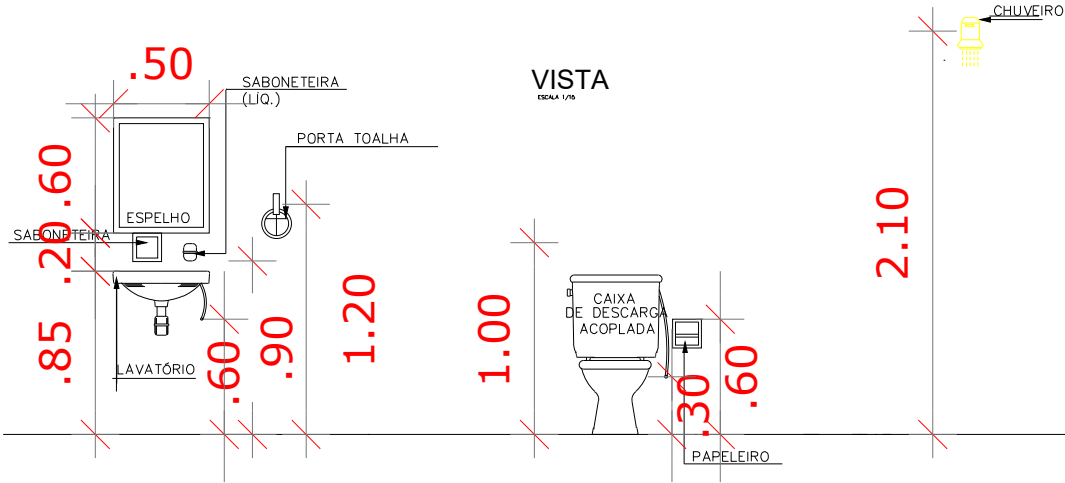


 PREFEITO JOSÉ MARIA TAPAJÓS SECRETARIA MUNICIPAL DE EDUCAÇÃO MARIA JOSÉ MAIA DA SILVA	FOLHA: 06/10	TÍTULO: ARQUITETURA	RESPONSÁVEL TÉCNICO: ADILSON GUILHERME F. DE OLIVEIRA CREA: 1518552/GO
	ASSUNTO: PROJETO HIDRÁULICO ESCOLA SANTA BRÍGIDA COMUNIDADE IGARAPÉ DO PIMENTA - PLANALTO COORDENADAS: (-2.561961, -54.763616)	DESENHO: ADILSON GUILHERME FEITOSA DE OLIVEIRA	ESCALA: INDICADA
		DATA: 03/2025	

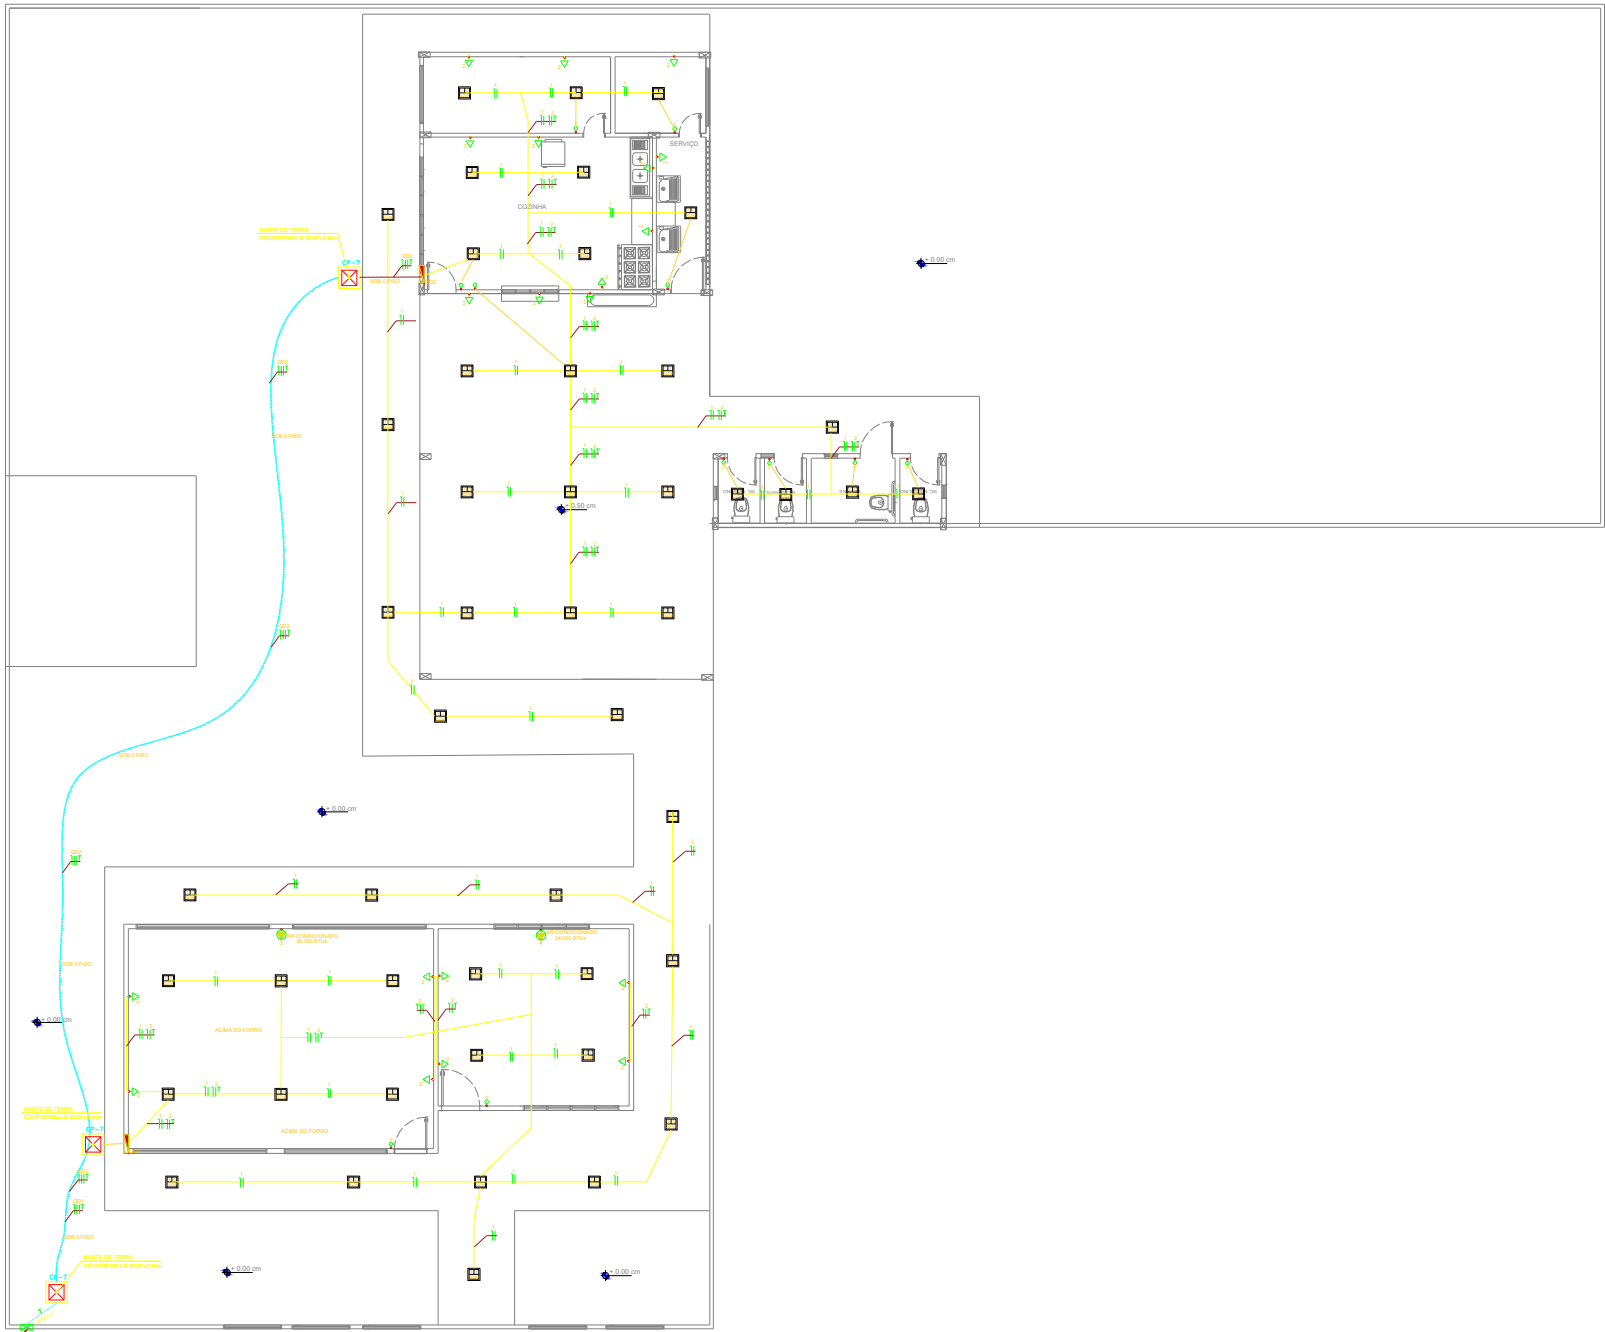


PROJETO ELÉTRICO
ESCOLA SANTA BRÍGIDA
COMUNIDADE IGARAPÉ DO PIMENTA - PLANALTO
COORDENADAS: (-2.561961, -54.763616)
Escala 1 : 75

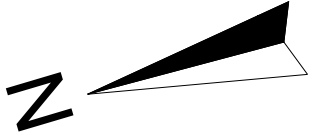

LEGENDA		QUANT.
	QUADRO DE DISTRIBUIÇÃO	06 UNID.
	ELETRODUTO EMBUTIDO NO TETO OU PAREDE	
	ELETRODUTO EMBUTIDO NO PISO	
	PONTO DE LUZ FLUORESCENTE NO TETO	220 UNID.
	INTERRUPTORES: SIMPLES / DUPLO E TRIPLO	220 UNID.
	TOMADA BAIXA (0,30m DO PISO PRONTO)	125 UNID.
	TOMADA MÉDIA (1,30m DO PISO PRONTO)	
	TOMADA ALTA PARA VENTILADORES 2,20m DO PISO PRONTO)	
	TOMADA ALTA 20A. PARA CENTRAL DE ARCONDICIONADO 2,20m DO PISO PRONTO)	13 UNID.
	CAIXA DE PASSAGEM NO FORRO	10 UNID.
	FIOS: NEUTRO, FASE, RETORNO E TERRA	

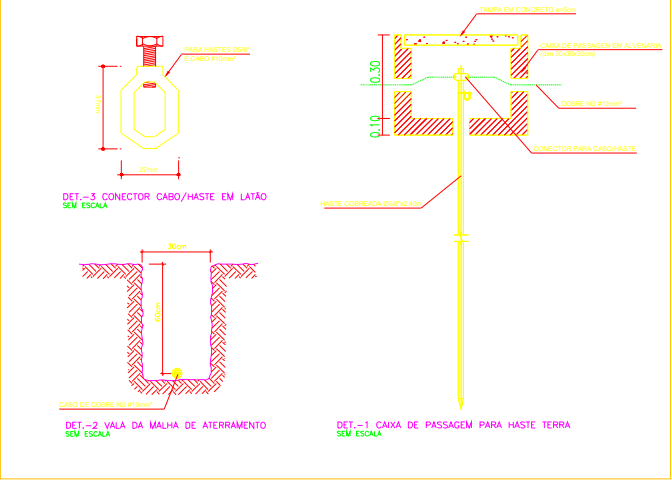


QD01

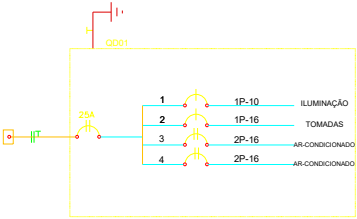


1 - QUADRO DE EMBUTIR EM MATERIAL PVC, NA COR CINZA C/BRANCO 12 MÓDULOS (1x12), 100A, COMPLETO EQUIVALENTE									
QUADRO DE DISTRIBUIÇÃO - ILUMINAÇÃO E FORÇA 220/127V									
Nº CIRCUITO	LUMINÁRIAS				TOMADAS				IDENTIFICAÇÃO
	20W	32W	48 W	2x40W/127V	300W/600W	800W/1450W	1800W/2200W	CARGA (W)	
1	-	21	-	-	-	-	-	672	ILUMINAÇÃO
2	-	-	-	08	-	-	-	1016	TOMADAS
3	-	-	-	-	-	-	01	1.800	AR-CONDICIONADO
4	-	-	-	-	-	-	01	1.800	AR-CONDICIONADO
TOTAL	-	27	-	14	-	-	04	5.288	2x# 2.5 mm² + 1x# 2.5 mm²

QD02

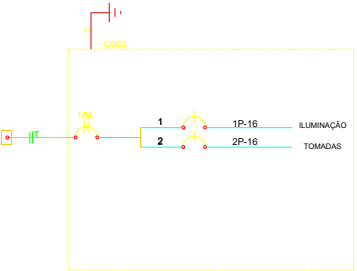


1 - QUADRO DE EMBUTIR EM MATERIAL PVC, NA COR CINZA C/BRANCO 12 MÓDULOS (1x12), 100A, COMPLETO EQUIVALENTE									
QUADRO DE DISTRIBUIÇÃO - ILUMINAÇÃO E FORÇA 220/127V									
Nº CIRCUITO	LUMINÁRIAS				TOMADAS				IDENTIFICAÇÃO
	20W	32W	48 W	2x40W/127V	300W/600W	800W/1450W	1800W/2200W	CARGA (W)	
1	-	26	-	-	-	-	-	832	ILUMINAÇÃO
2	-	-	-	12	-	-	-	1524	TOMADAS
TOTAL	-	26	-	12	-	-	-	2.356	2x# 2.5 mm² + 1x# 2.5 mm²


	FOLHA:	TÍTULO:	RESPONSÁVEL TÉCNICO:
	08/10	ARQUITETURA	ADILSON GUILHERME F DE OLIVEIRA CREA: 151855295
	ASSUNTO: PROJETO ELÉTRICO ESCOLA SANTA BRÍGIDA COMUNIDADE IGARAPÉ DO PIMENTA - PLANALTO COORDENADAS: (-2.561961, -54.763616)		
	DESENHO: ADILSON GUILHERME FEITOSA DE OLIVEIRA	ESCALA: INDICADA	DATA: 03/2025

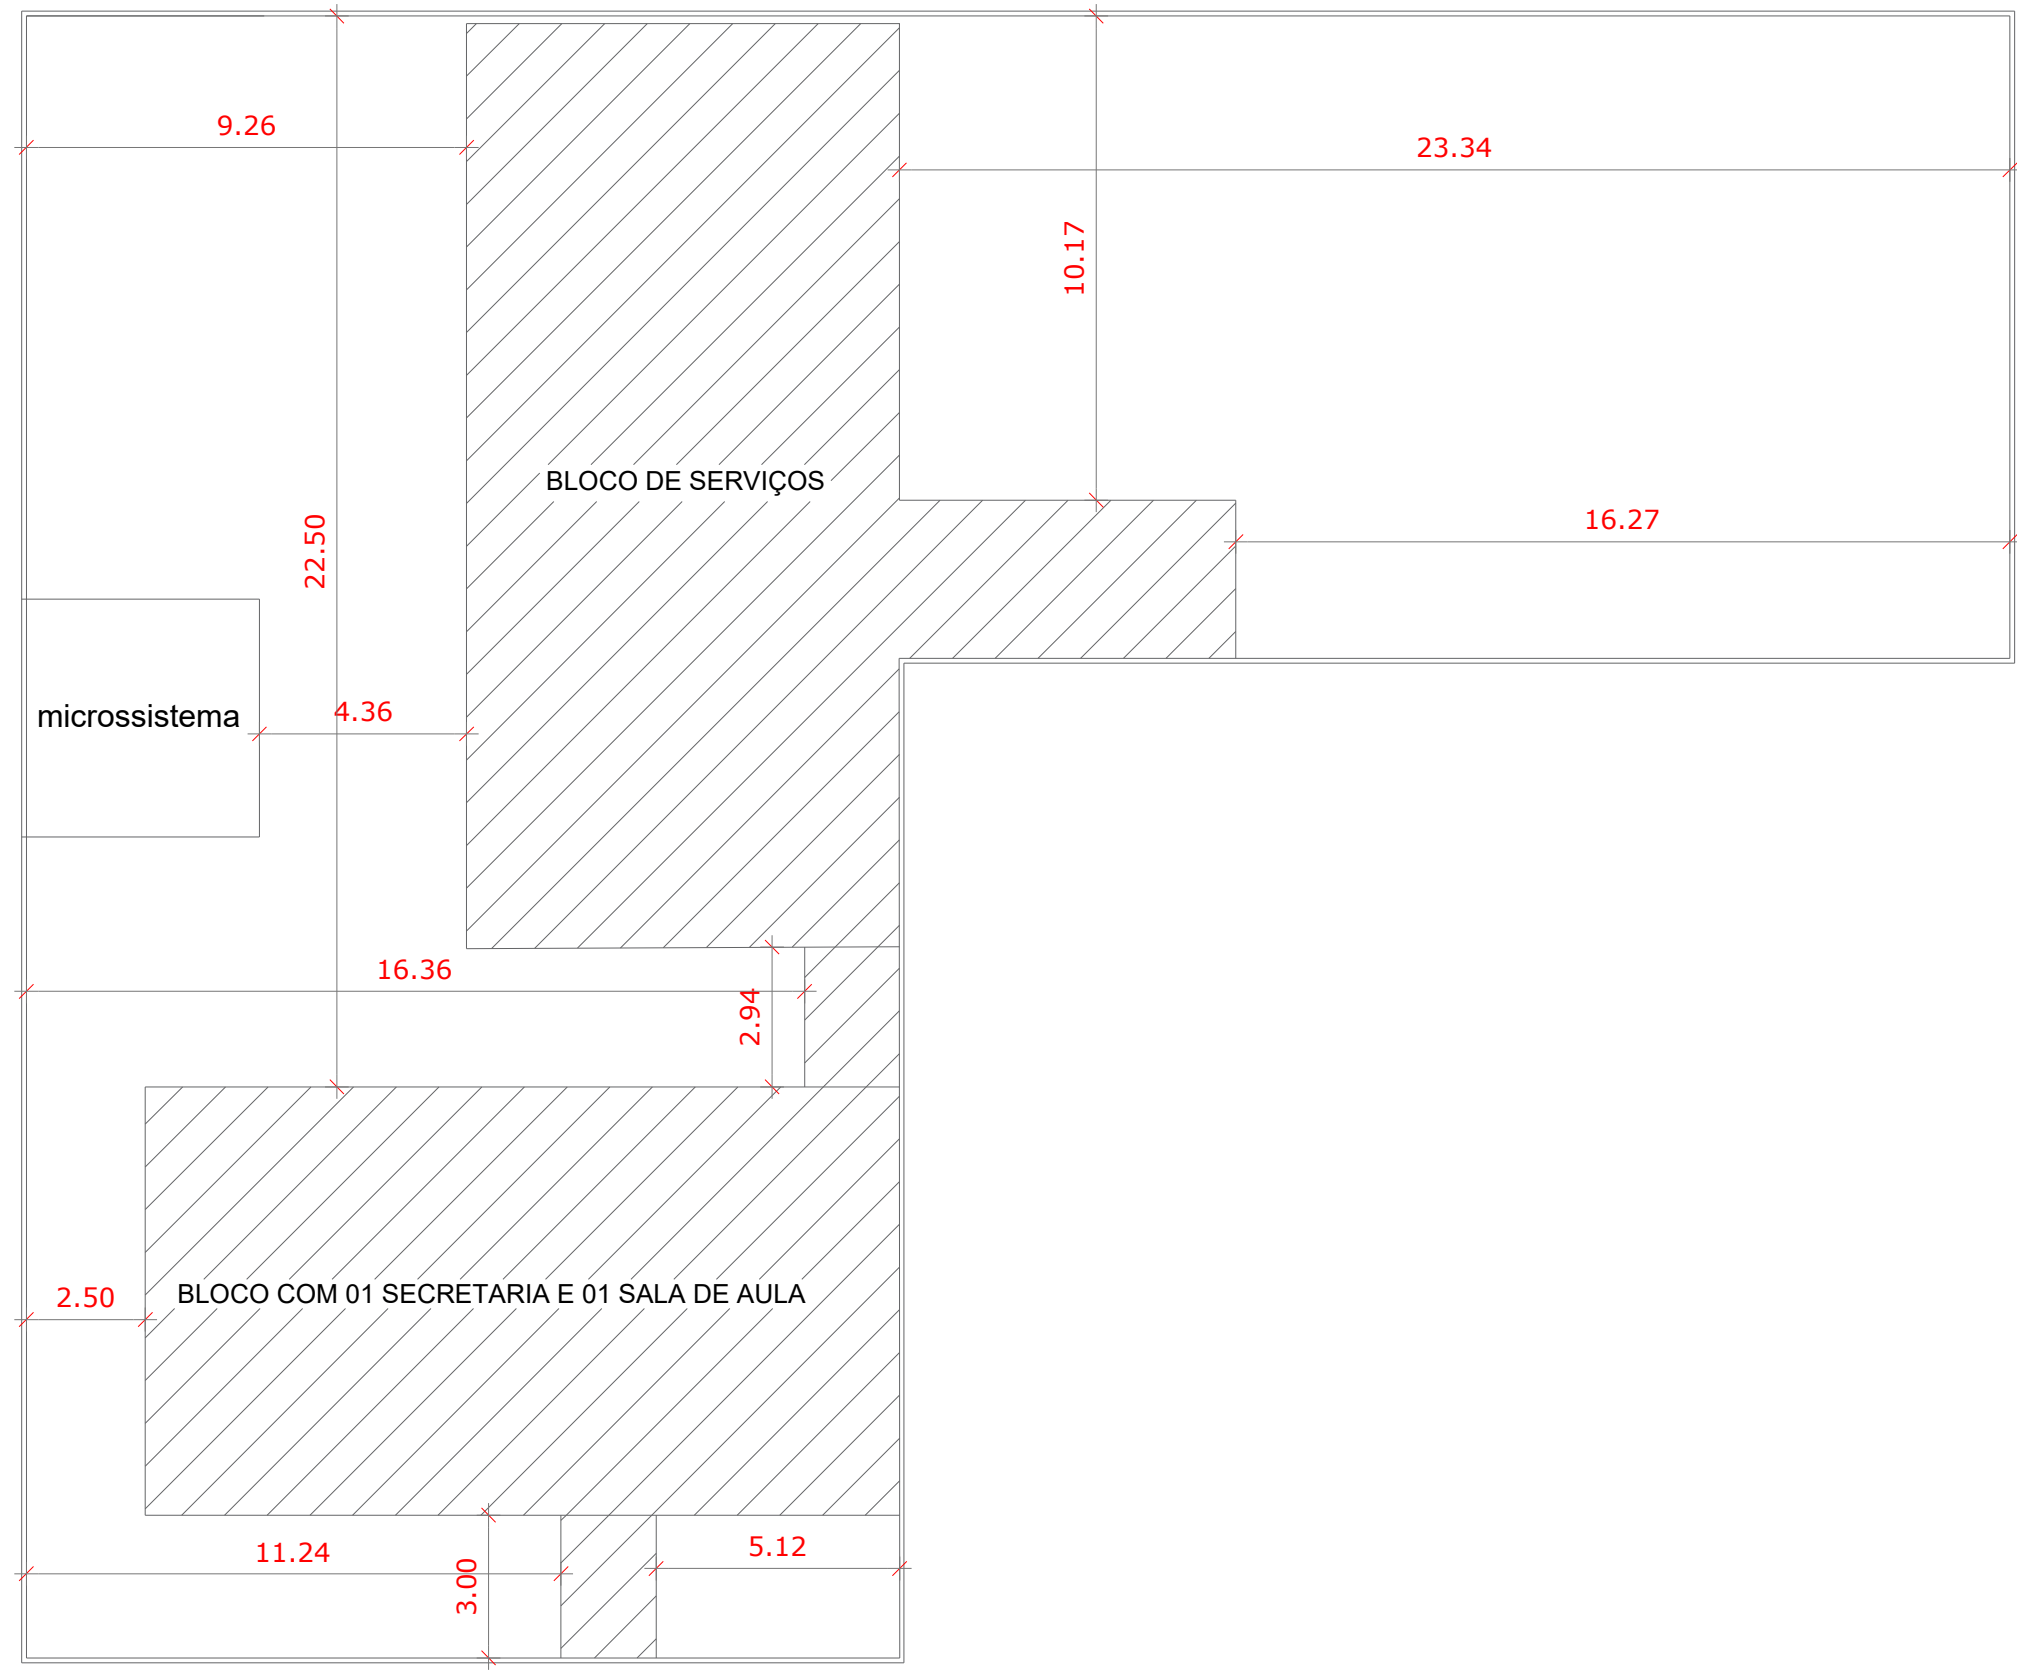

PLANTA DE LOCAÇÃO
ESCOLA SANTA BRÍGIDA
COMUNIDADE IGARAPÉ DO PIMENTA - PLANALTO
COORDENADAS: (-2.561961, -54.763616)
Escala 1 : 100

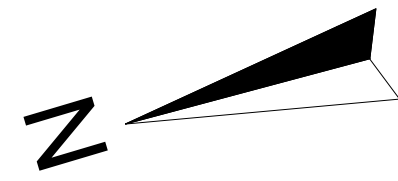

 PREFEITO JOSE MARIA TAPAJOS SECRETARIA MUNICIPAL DE EDUCACAO MARIA JOSE MAIA DA SILVA	FOLHA: 09/10	TITULO: ARQUITETURA	RESPONSÁVEL TÉCNICO: ADILSON GUILHERME F. DE OLIVEIRA CREA: 151855/200
	ASSUNTO: PLANTA DE LOCAÇÃO ESCOLA SANTA BRÍGIDA COMUNIDADE IGARAPÉ DO PIMENTA - PLANALTO COORDENADAS: (-2.561961, -54.763616)		
	DESENHO: ADILSON GUILHERME FEITOSA DE OLIVEIRA	ESCALA: INDICADA	DATA: 03/2025
	(assinado pelo autor)		

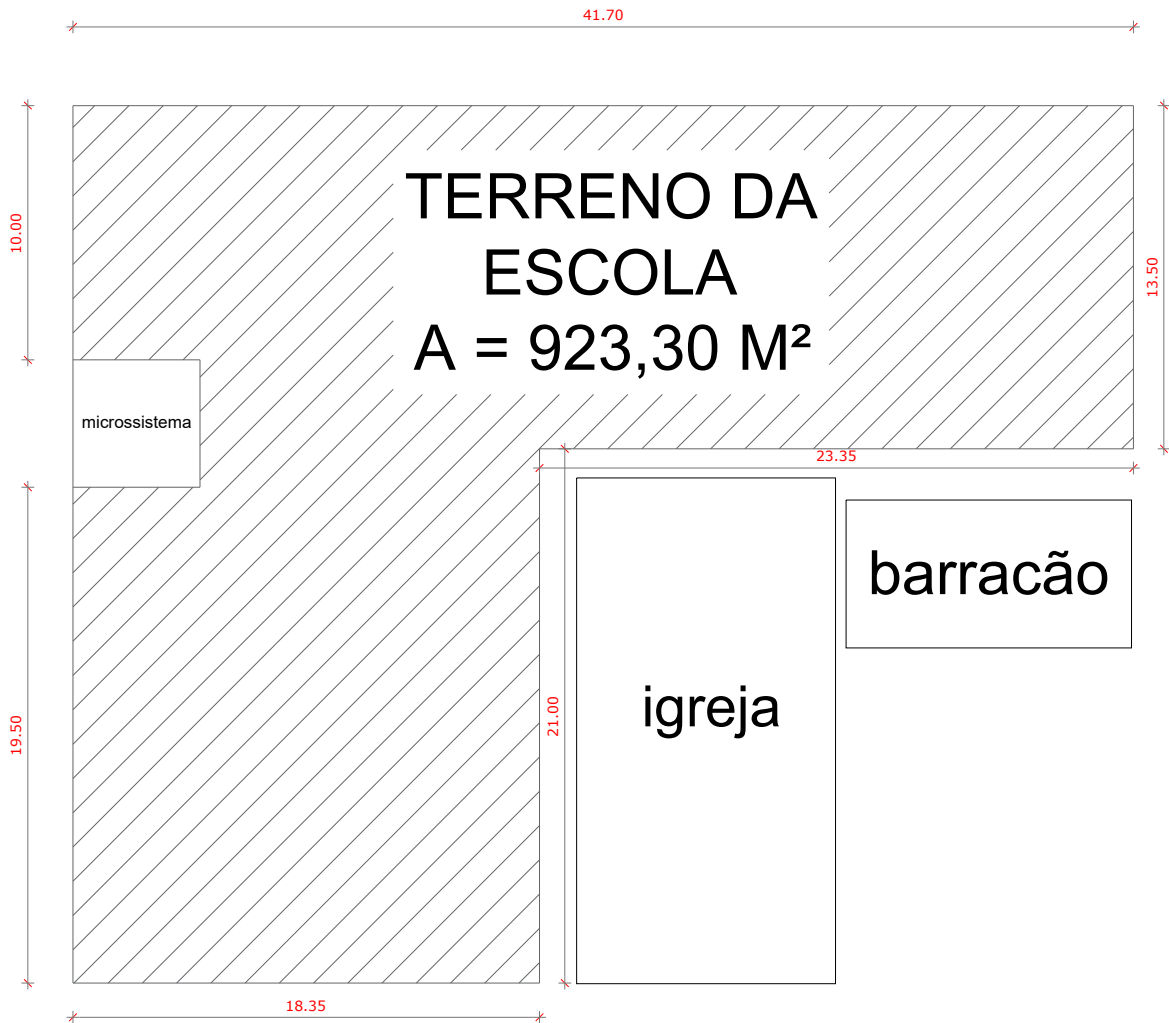


RAMAL DO IGARAPÉ DO PIMENTA

PLANTA DE SITUAÇÃO
ESCOLA SANTA BRÍGIDA
COMUNIDADE IGARAPÉ DO PIMENTA - PLANALTO
COORDENADAS: (-2.561961, -54.763616)
Escala 1 : 200



 PREFEITO JOSE MARIA TAPAJOS SECRETARIA MUNICIPAL DE EDUCACAO MARIA JOSE MAIA DA SILVA	FOLHA: 10/10	TITULO: ARQUITETURA	RESPONSAVEL TECNICO: ADILSON GUILHERME F DE OLIVEIRA CREA: 151855026
	ASSUNTO: PLANTA DE SITUAÇÃO ESCOLA SANTA BRÍGIDA COMUNIDADE IGARAPÉ DO PIMENTA - PLANALTO COORDENADAS: (-2.561961, -54.763616)		
	DESENHO: ADILSON GUILHERME FEITOSA DE OLIVEIRA	ESCALA: INDICADA	DATA: 03/2025
	(assinado pelo autor)		

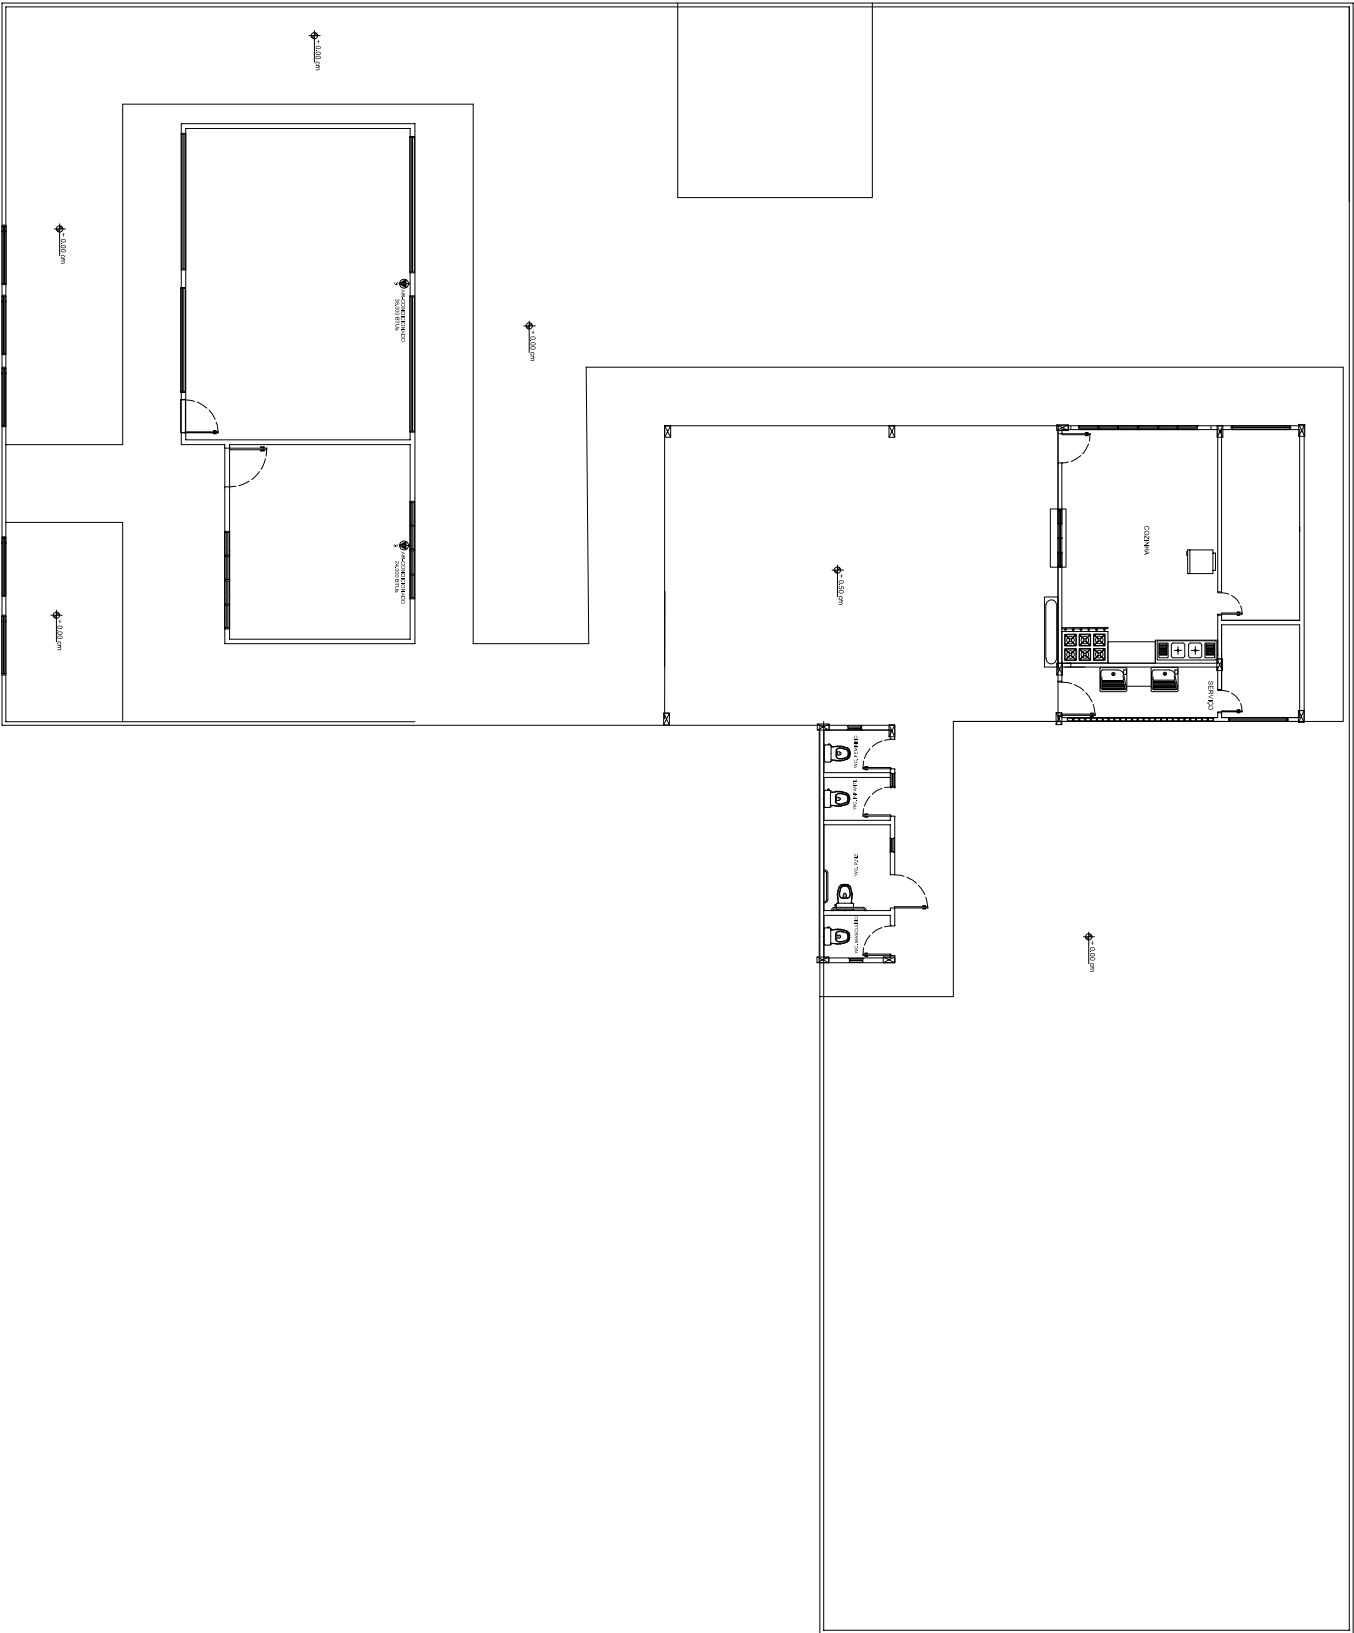

PROJETO DE CLIMATIZAÇÃO

ESCOLA SANTA BRÍGIDA
COMUNIDADE IGARAPÉ DO PIMENTA - PLANALTO
COORDENADAS: (-2.561961, -54.763616)
Escala 1 : 75

 PREFEITO JOSE MARA TABALOS SECRETARIA MUNICIPAL DE EDUCAÇÃO MARIA JOSE MARA DA SILVA		FOLHA:	TÍTULO:	RESPONSÁVEL TÉCNICO:
12		CLIMATIZAÇÃO	ADESON GUERREIRO F DE OLIVEIRA CREA 5 154000-0	
ASSUNTO: PLANTA DE SITUAÇÃO ESCOLA SANTA BRÍGIDA COMUNIDADE IGARAPÉ DO PIMENTA - PLANALTO COORDENADAS: (-2.561961, -54.763616)		REFERENC:	INSCRIÇÃO:	DATA:
ADESON GIL HERNE FERREIRA DE OLIVEIRA		50000	03/2025	