


PLANTA BAIXA VESTIÁRIOS COM DEPÓSITO

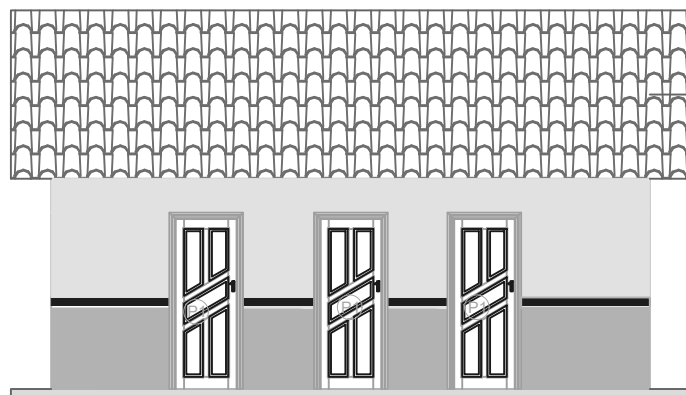

FACHADA VESTIÁRIOS COM DEPÓSITO

LEGENDA

PORTAS EM MADEIRA DE LEI

P1 0,90x2,10

BALANCINS


B1 2,30X0,70- Bal. alum. e vidro basculante.

B2 1,80X0,70- Bal. alum. e vidro de correr.



**PREFEITO**  
**FRANCISCO NÉLIO AGUIAR DA SILVA**  
 SECRETÁRIA MUNICIPAL DE EDUCAÇÃO E DESPORTO  
**MARIA JOSÉ MAIA DA SILVA**

FOLHA:	TÍTULO:	RESPONSÁVEL TÉCNICO:
<b>01</b>	<b>ARQUITETURA</b>	ENGº CIVIL FABIO ANDREY SOUZA MELO CREA: 28.961 D-PA
ASSUNTO:		
BLOCO COM VESTIÁRIOS E DEPÓSITO PARA QUADRA COBERTA		
DESENHO:	ÁREA:	DATA:
FABIO.MELO	35,28M²	AGOSTO/2021


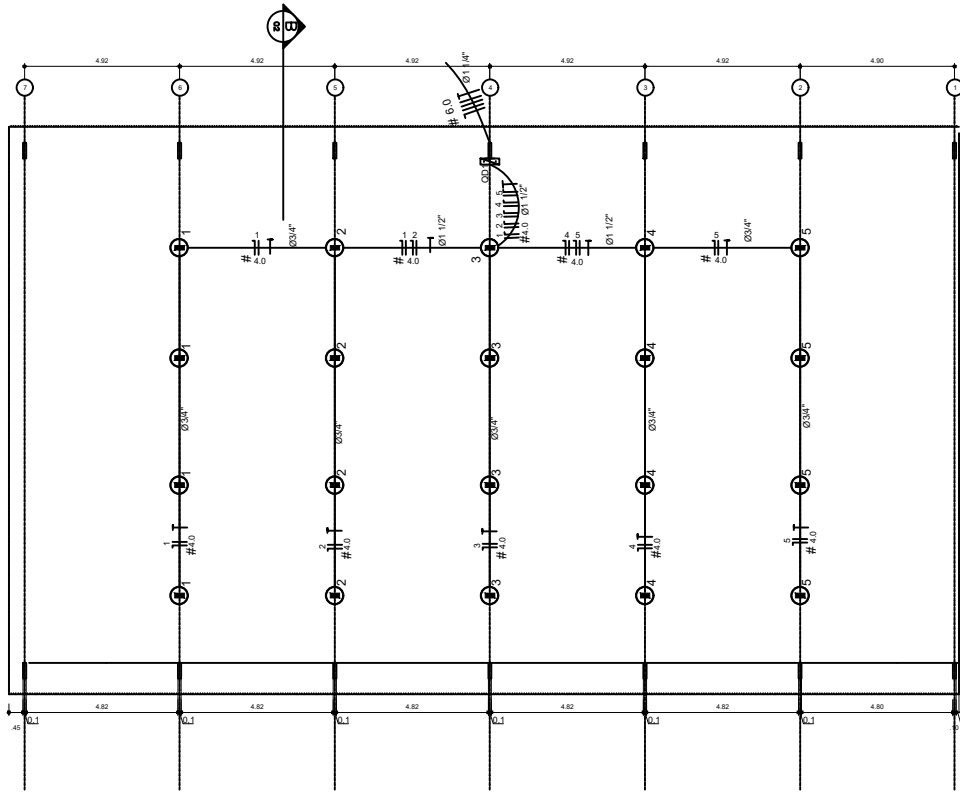


**Quadro Geral de Cargas 220V**





Circuito	Descrição	V (V)	Iluminação (Lâmpada 500w)	Tomadas (W) Tomada T000	Pot. total (W)	Fases	Pot. - R (W)	Pot. - S (W)	Pot. - T (W)	Seção (mm <sup>2</sup> )	Disj (A)
1	Iluminação	220	4		2000	R	2000			4,0	20,0
2	Iluminação	220	4		2000	S		2000		4,0	20,0
3	Iluminação	220	4		2000	T			2000	4,0	20,0
4	Iluminação	220	4		2000	R	2000			4,0	20,0
5	Iluminação	220	4		2000	S		2000		4,0	20,0
<b>TOTAL</b>					<b>10000</b>	<b>R+S+T</b>	<b>4000</b>	<b>4000</b>	<b>2000</b>		

**Legenda**

- LUMINÁRIA INDUSTRIAL DE ALUMÍNIO REFLETOR 17" - SOQUETEIRA CILÍNDRICA COM GRADIL DE ARAMADO PROTETPR LÂMPADA DE LUZ MISTA - OSRAM - HWL 500 W
- Quadro Geral de Distribuição - sobrepor a 1,50m do piso
- Neutro - N, Fase - F, Proteção - T e Retorno
- Seção do condutor em mm<sup>2</sup>
- Diâmetro do eletroduto em mm

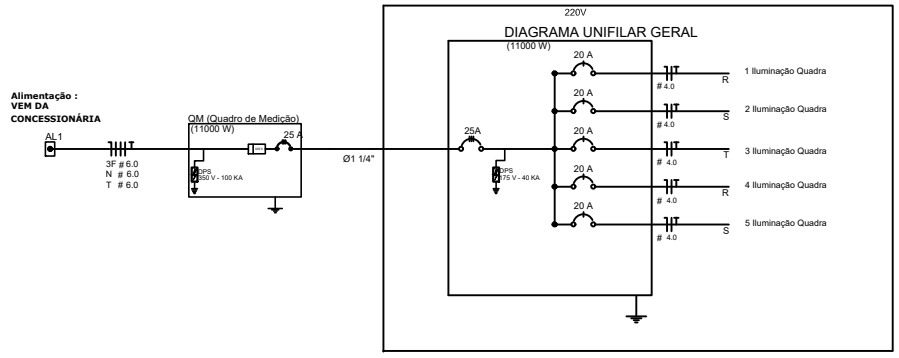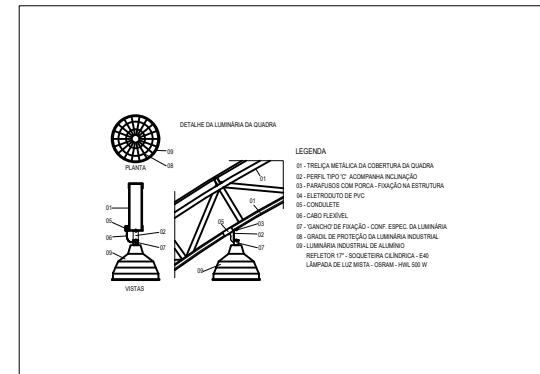

		<b>PREFEITO</b> FRANCISCO NÉLIO AGUIAR DA SILVA	
<b>PREFEITURA MUNICIPAL DE SANTARÉM</b>		<b>SECRETÁRIA MUNICIPAL</b> MARIA JOSÉ MAIA DA SILVA	
PROPRIETÁRIO: _____ PREFEITURA MUNICIPAL DE SANTARÉM		PREFEITURA: _____	
RESP. TÉCNICO: _____ ENGR. LAURO SÉRGIO COSTA SILVA CREA 19.7829/P		PROJETO: _____ ENGR. LAURO SÉRGIO COSTA SILVA CREA 19.7829/P	
TÍTULO: <b>ELÉTRICA</b>		REFERÊNCIA: PROJETO ELÉTRICO, QUADRO DE CARGAS, DIAGRAMA UNIFILAR, LEGENDA	
FOLHA: <b>01/01</b>		ASSUNTO: QUADRO COBERTA ESCOLAR PEQUENA PROJETO DE COBERTURA DE QUADRA	
DESENHO: LAURO SILVA	ESCALA: 1/75	ÁREA: 312,00M <sup>2</sup>	DATA: AGOSTO/21

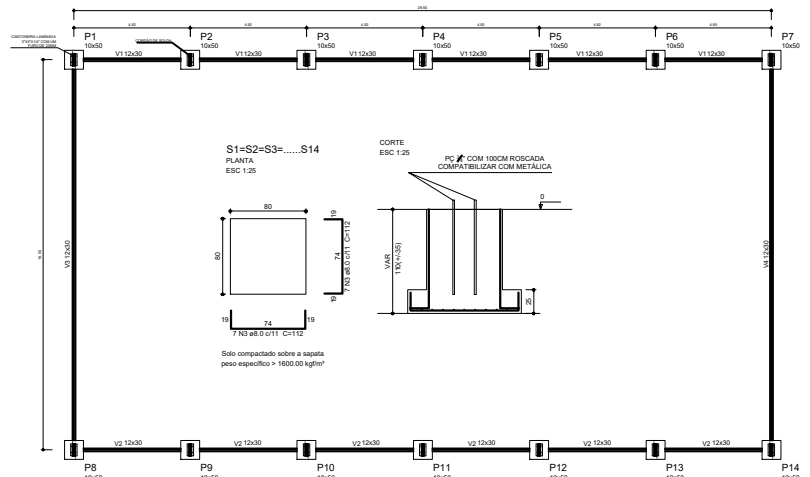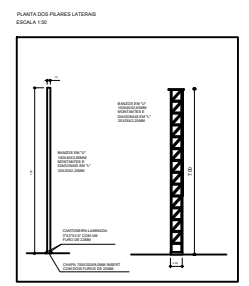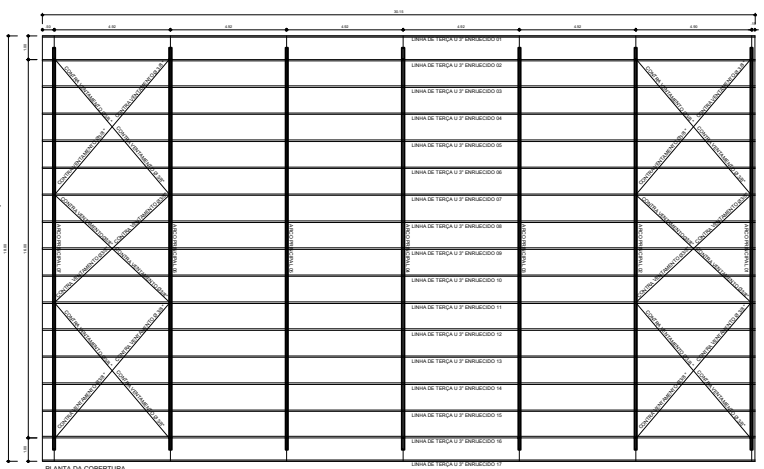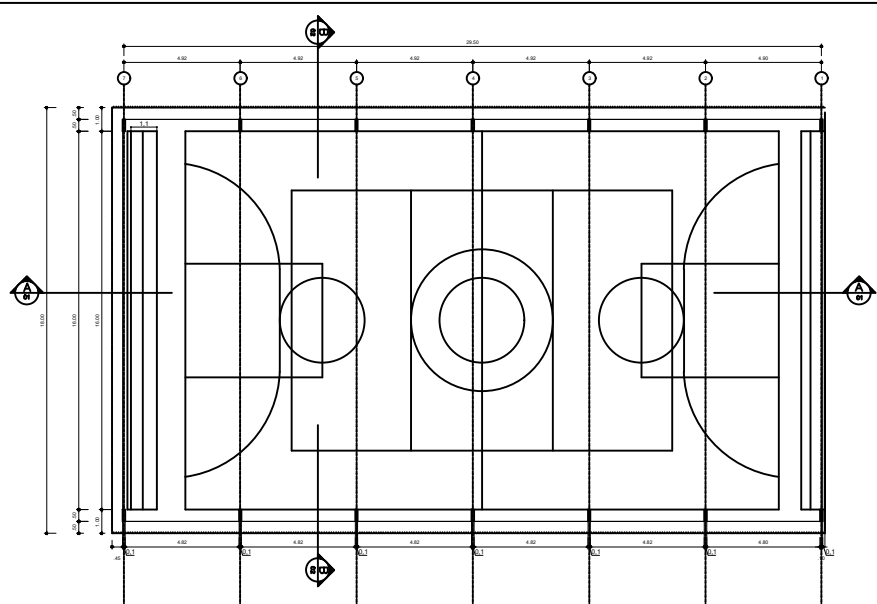


Forma do pavimento Baldrame  
escala 1:50


Vigas		Nome	Seção	Elevação	Nível
		(m)	(cm)	(m)	(m)
	V1	12x30	0	0	
	V2	12x30	0	0	
	V3	12x30	0	0	
	V4	12x30	0	0	

Características dos materiais	
Res	Esp
(kg/cm <sup>2</sup> )	(kg/cm <sup>2</sup> )
200	235000

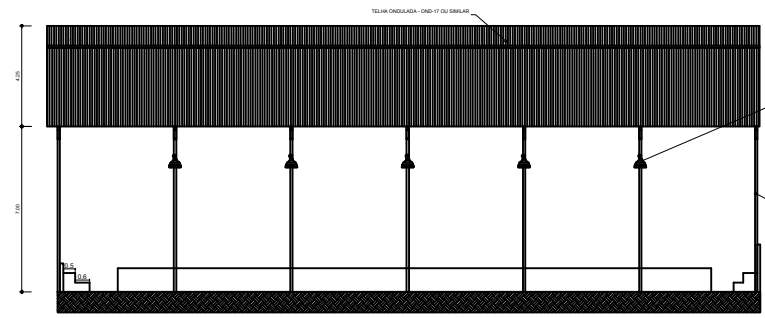

CORTE AA

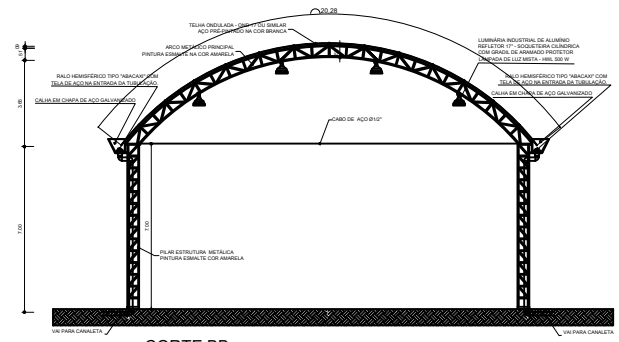

CORTE BB

 <b>PREFEITURA MUNICIPAL DE SANTARÉM</b>		<b>PREFEITO</b> FRANCISCO NÉLIO AGUIAR DA SILVA	
		<b>SECRETÁRIA MUNICIPAL</b> MARIA JOSÉ MAIA DA SILVA	
PROPRIETÁRIO: _____ PREFEITURA MUNICIPAL DE SANTARÉM		PREFEITURA: _____	
RESP. TÉCNICO: _____ ENG. LAURO SÉRGIO COSTA SILVA CREA 19.782/PA		PROJETO: _____ ENG. LAURO SÉRGIO COSTA SILVA CREA 19.782/PA	
<b>TÍTULO:</b> <b>ARQUITETURA</b>		<b>REFERÊNCIA:</b> PLANTA BAIXA / CORTE - AA / ELEVACÃO PRINCIPAL / PLANTA DE COBERTURA	
<b>QUILA:</b> <b>01/01</b>		<b>ASSUNTO:</b> QUADRA COBERTA ESCOLAR PEQUENA	
<b>DESENHO:</b> LAURO SILVA		<b>ESCALA:</b> 1/100	<b>ÁREA:</b> 312,00M <sup>2</sup>
		<b>DATA:</b> AGOSTO/21	